

Mapa do celów projektowych 1:500  
(powstała przez edycję pliku dxf mapy zasadniczej oraz pomiar uzupełniający)

woj. opolskie; powiat : Nyski; gmina : Łambinowice  
m. Łambinowice

identyf.jedn.ewidenc. : 160704\_2 Łambinowice  
identyf.obrębu ewidenc. : 0006 Łambinowice  
obręb : Łambinowice - działka : 158/15,158/16 i inne

Identyf: GK.6640.1196.2019  
m. zasad. m.numeryczna

układ xy : 2000 (południk 18); poziom odniesienia : Kronsztadt86;

Mapę opracowano na podstawie danych z bazy GESUT Starostwa  
i nie wyklucza się istnienia innych urządzeń podziemnych, które nie zostały  
zinventoryzowane lub dane na ich temat nie zostały przekazane do państwowego  
zasobu geodezyjnego.

Granice, użytki i budynki wg bazy EGIB PZGiK.  
Wykazane na tej mapie granice nieruchomości nie zostały wyznaczone w terenie i nie zostały  
określone z wymaganą dokładnością pomiaru. Niniejsza mapa może służyć do projektowania  
budynków sytuowanych w odległości większej niż 4.0 m od granicy nieruchomości.  
Niniejsza mapa została wykonana bez ustalenia obciążeń służebnościami gruntowymi wg KW,  
gdyż nie ma to znaczenia dla inwestycji ( Rozporz. MSWiA Dz.U nr 263, poz. 1572; § 80 ust. 4 i 5 ).

Opracował :  
27.06.2019

mgr inż. Artur Turski  
geodeta uprawniony (upr.nr 18640)

Pracownia Geodezyjna ARTGEO  
mgr inż. Artur Turski  
ul.W.Jagielly 34/5 48-385 Otmuchów

**mgr inż. Artur Turski**  
GEODETA UPRAWNIONY  
świadczeń GGK nr 18640

**PRACOWNIA GEODEZYJNA**

**ARTGEO**

mgr inż. Artur Turski


48-385 Otmuchów, ul. Władysława Jagiełły 34/5  
tel./fax 77 431 53 74, 608 483 563  
NIP 753-146-82-60, REGON 531652504

Nr kancelaryjny GK.6630.152.2019.1P0  
Stwierdza się, że niniejsza dokumentacja w zakresie  
Sieci Kanalizacji Sanitarnej  
Flora Ścieków  
Elektryczności  
była przedmiotem narady koordynacyjnej  
przeprowadzonej w formie bezpośredniej  
elektronicznej/przebiegu elektronicznej dnia  
11.07.2019  
w Starostwie Powiatowym w Nysie.

podpis osoby upoważnionej przez Starostę

**Z up. STAROSTY**

inż. Iwona Peciakiewicz-Wojda  
STARSZY INSPEKTOR  
w Wydziale Geodezji i Kartografii

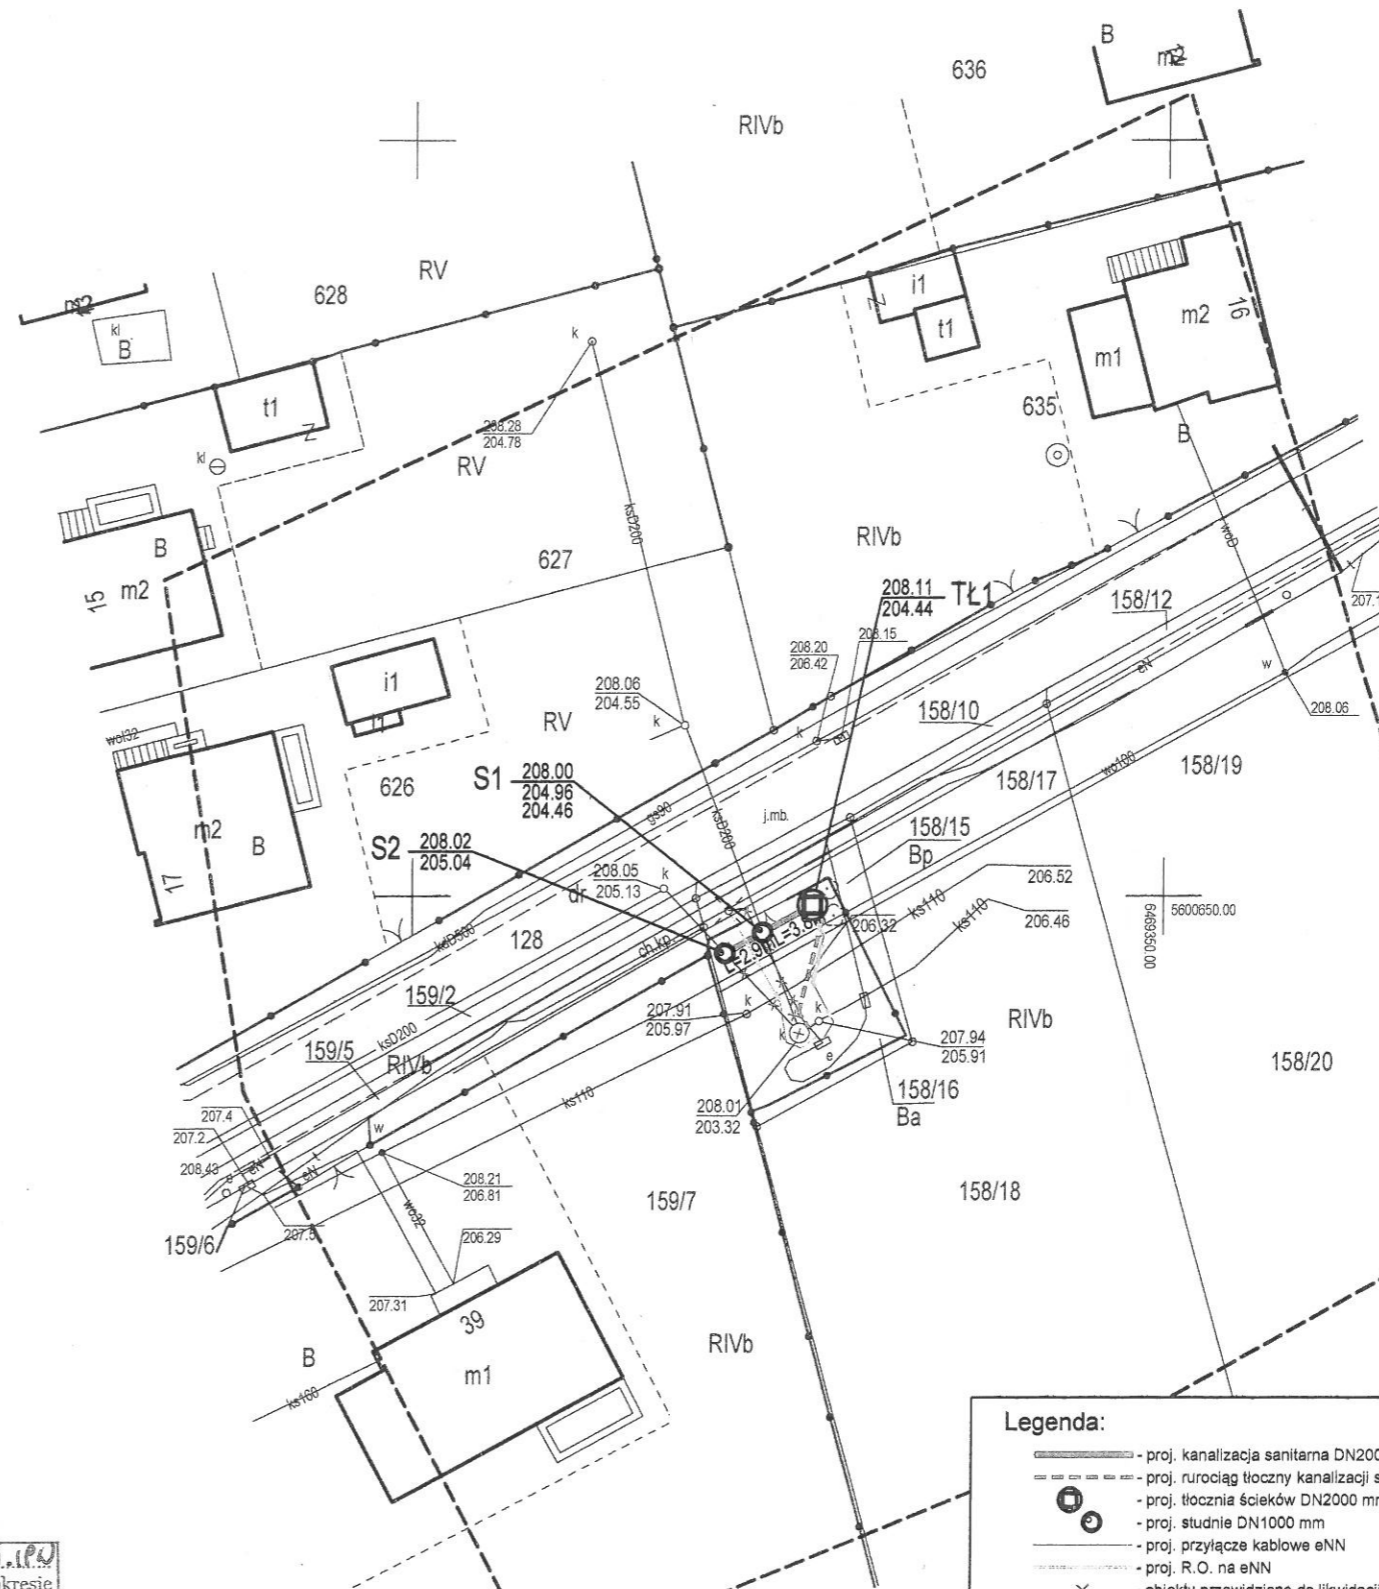

Poświadczam za zgodność  
z oryginałem

dnia 03.07.2019

podpis .....

**mgr inż. Mirosław Bartocha**  
uprawniony do projektowania w zakresie  
sieci i instalacji sanitarnej  
nr ewid. upr./221/93/OP

**Legenda:**

- proj. kanalizacja sanitarna DN200 mm
- proj. rurociąg tłoczny kanalizacji sanitarnej Dz 90mm
- proj. tłocznia ścieków DN2000 mm
- proj. studnie DN1000 mm
- proj. przyłącze kablowe eNN
- proj. R.O. na eNN
- × - obiekty przewidziane do likwidacji

BIURO:  
48-304 Nysa  
ul. Mickiewicza 10  
tel./fax 77 433 41 12  
mailto: projekt.nysa@op.pl  
projekt\_sekretariat@op.pl

**PROJEKT**

PROJEKT Mirosław Bartocha  
SIEDZIBA: 48-304 Nysa, ul. Zwirki i Wigury 6/2  
NIP 753-144-86-07 projekt@op.pl

**Temat:**  
PRZEBUDOWA OBIEKTÓW SIECI KANALIZACJI SANITARNEJ W MIEJSCOWOŚCI ŁAMBINOWICE

**Przedmiot rysunku:**  
Projekt zagospodarowania terenu

Branża:	Funkcja	Imię i nazwisko	Uprawnienia projektowe	Data	Podpis
Sanitarna	Projektant	mgr inż. Mirosław Bartocha	221/93/OP	Lipiec 2019	
Stadium dokumentacji: P.Z.U.D.P.			Skala: 1:500	Nr rys.: M.01	