

Mapa do celów projektowych 1:500  
(powstała przez edycję pliku dxf mapy zasadniczej oraz pomiar uzupełniający)

woj. opolskie; powiat : Nyski; gmina : Łambinowice  
m. Łambinowice

identyf.jedn.ewidenc. : 160704\_2 Łambinowice  
identyf.obrębu ewidenc. : 0006 Łambinowice  
obręb : Łambinowice - działka : 158/15,158/16 i inne

Identyf: GK.6640.1196.2019  
m. zasad. m.numeryczna

układ xy : 2000 (południk 18); poziom odniesienia : Kronsztadt86;

Mapę opracowano na podstawie danych z bazy GESUT Starostwa i nie wyklucza się istnienia innych urządzeń podziemnych, które nie zostały zinwentaryzowane lub dane na ich temat nie zostały przekazane do państwowego zasobu geodezyjnego.

Granice,użytki i budynki wg.bazy EGiB PZGiK.  
Wykazane na tej mapie granice nieruchomości nie zostały wyznaczone w terenie i nie zostały określone z wymaganą dokładnością pomiaru.Niniejsza mapa może służyć do projektowania budynków sytuowanych w odległości większej niż 4.0 m od granicy nieruchomości.  
Niniejsza mapa została wykonana bez ustalenia obciążeń służebnościami gruntowymi wg KW, gdyż nie ma to znaczenia dla inwestycji ( Rozporz.MSWiA Dz.U nr 263,poz.1572; § 80 ust.4 i 5 ).

Opracował :  
27.06.2019


mgr inż. Artur Turski  
geodeta uprawniony (upr.nr 18640)

Pracownia Geodezyjna ARTGEO  
mgr inż. Artur Turski  
ul.W.Jagiello 34/5 48-385 Otmuchów

**mgr inż. Artur Turski**  
GEODETA UPRAWNIONY  
Świadczenia GGK nr 18640

**PRACOWNIA GEODEZYJNA**  
**ARTGEO**  
mgr inż. Artur Turski  
48-385 Otmuchów, ul. Władysława Jagiełły 34/5  
tel./fax 77 431 53 74, 608 483 563  
NIP 753-146-82-60, REGON 531652504

----- zakres aktualizacji

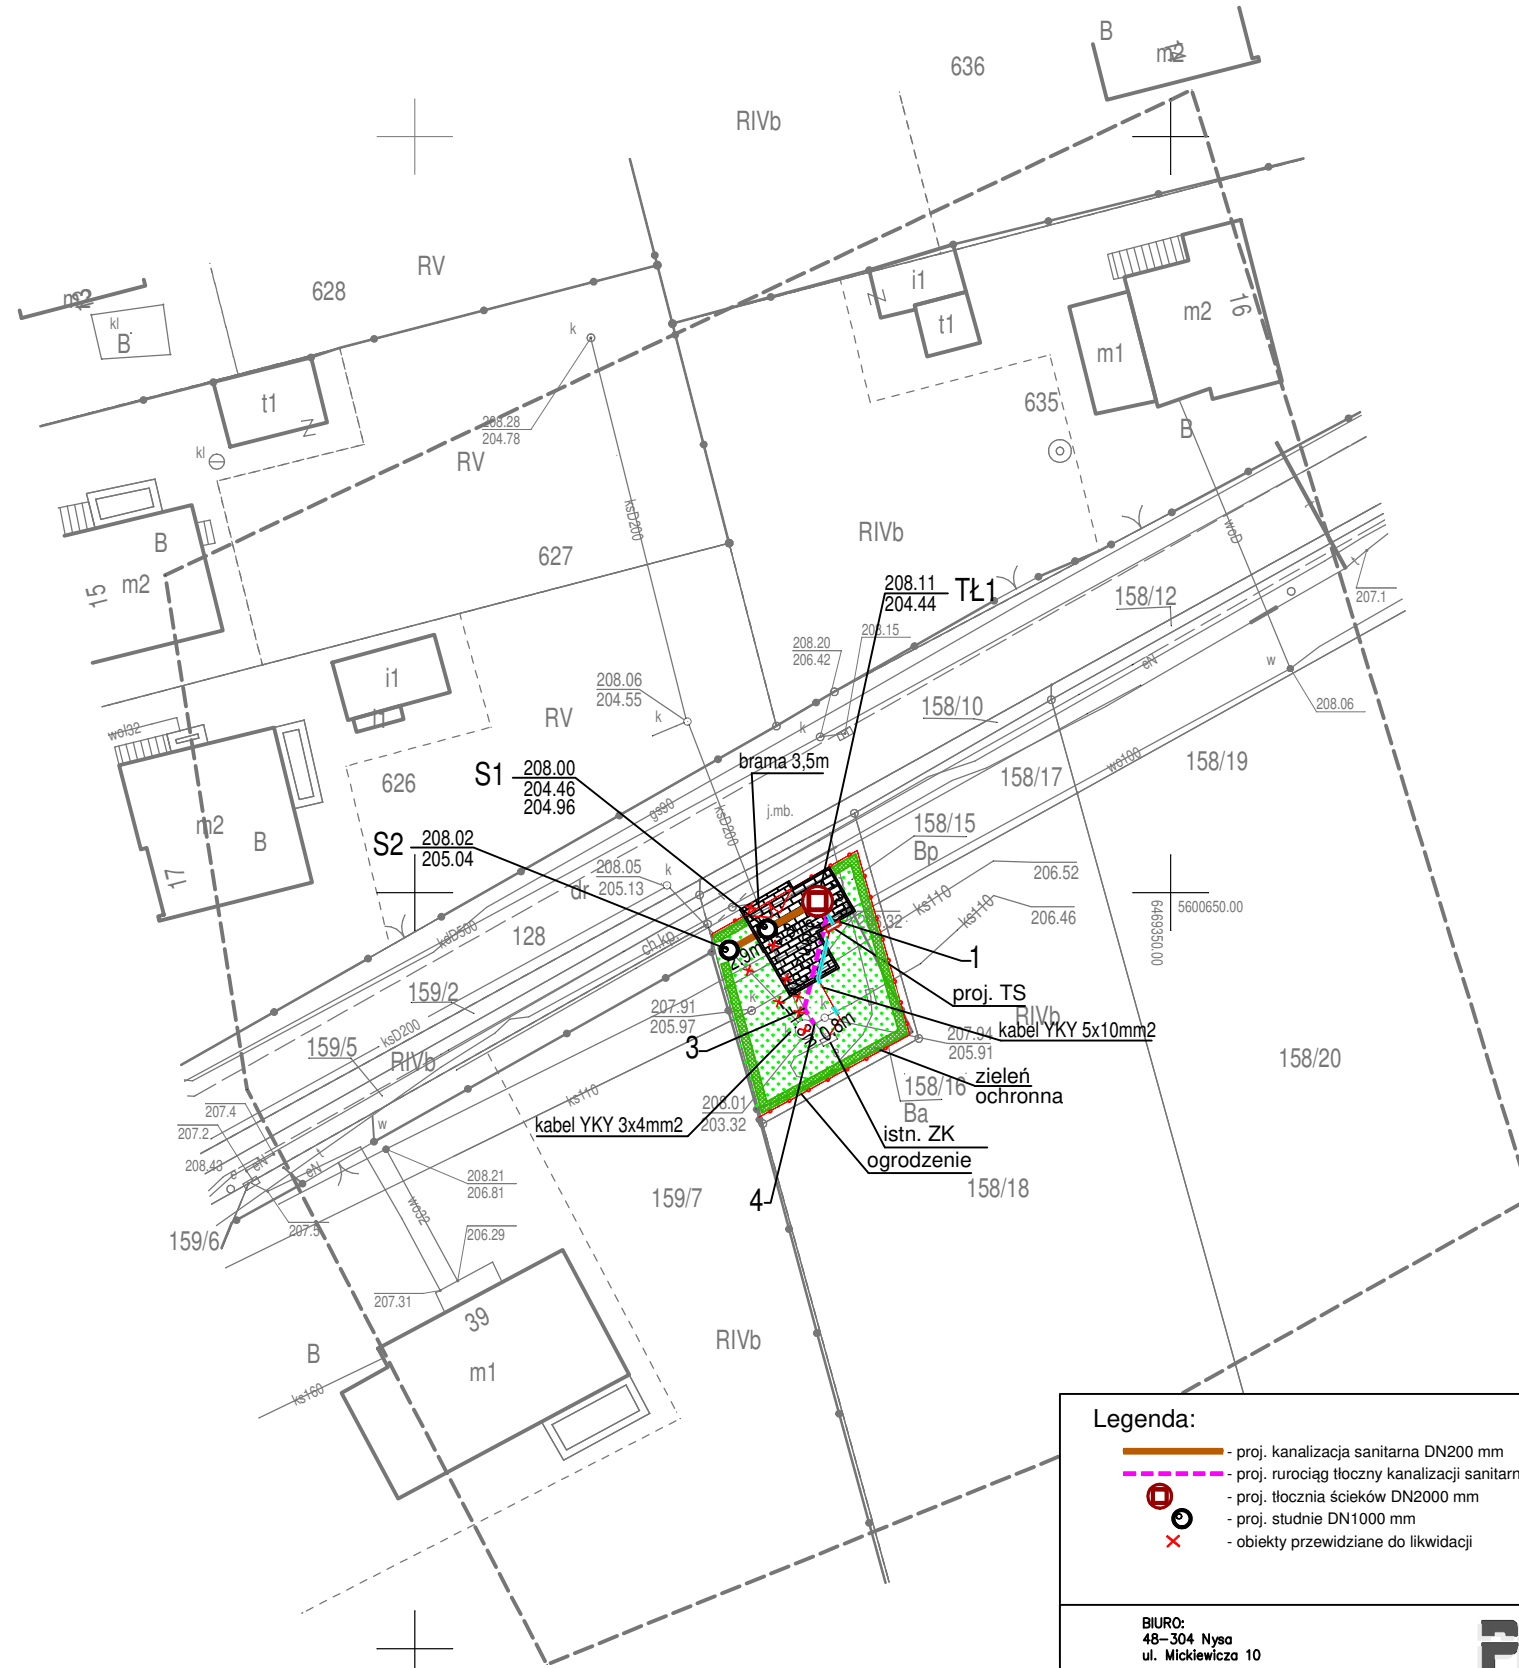

**Legenda:**

- - proj. kanalizacja sanitarna DN200 mm
- - proj. rurociąg tłoczny kanalizacji sanitarnej Dz 110mm
- - proj. tłocznia ścieków DN2000 mm
- - proj. studnie DN1000 mm
- x - obiekty przewidziane do likwidacji

BIURO:  
48-304 Nysa  
ul. Mickiewicza 10  
tel./fax 077 433 41 12  
mailto: projekt\_sekretariat@op.pl  
projekt.nysa@op.pl

**PROJEKT**  
PROJEKT Mirosław Bartocha  
SIEDZIBA: 48-304 Nysa, ul. Zwirki i Wigury 6/2  
NIP 753-144-86-07 projekt@op.pl

**Temat:**

PRZEBUDOWA SIECI W ZAKRESIE OBIEKTÓW SIECIOWYCH: SIEĆ, STUDNIE KANALIZACYJNE, PRZEPOMPOWNIA ŚCIEKÓW Z PRZYŁ. ENERGETYCZNYMI PRZY UL.OGRODOWEJ W ŁAMBINOWICACH

**Przedmiot rysunku:**

Projekt zagospodarowania terenu

Branża:	Funkcja	Imię i nazwisko	Uprawnienia projektowe	Data	Podpis
Sanitarna	Projektant	mgr inż. Mirosław Bartocha	221/93/Op	17.07.2019	
-	-	-	-	-	-
Elektryczna	Projektant	mgr inż. Mariusz Harasiuk	Op/1119/P00E/15	17.07.2019	

Stadium dokumentacji:

PROJEKT TECHNICZNY

Skala:

1: 500

Nr rys.:

M.01